

ZAKŁAD USŁUG GEODEZYJNYCH
Wiesław Rutkowski
87-100 TORUŃ, ul. Szafranowa 15
tel. (056) 654 63 68, kom. 0602661191
NIP 956-103-91-22 REGON 870357576

MAPA ZASADNICZA
DO CELÓW PROJEKTOWYCH
GOD.6640.4543.2017

SKALA 1:500

Układ wsp. płaskich: 2000 strefa 6 (18°), układ odn.: Kronsztadt 86

Województwo: kujawsko-pomorskie
Powiat: toruński
Jednostka ewidencyjna: Lubicz
Obręb: Złotoria

Projekt zagospodarowania terenu


1. Sieć kanalizacji sanitarnej
2. Sieć wodociągowa

GEODETA UPRAWNIONY
mgr inż. Rutkowski Wiesław
87-100 TORUŃ, ul. Szafranowa 15
Zaświadczenie MZPiB nr 11337
tel. 056/ 654 63 68, kom. 0602 661 191

Nie wyklucza się istnienia w terenie
urządzeń podziemnych dla których
nie była wykonana
geodezyjna inwentaryzacja
powykonawcza

Paświadcza się, że niniejszy dokument jest wynikiem
w wyniku prac geodezyjnych i kartograficznych, których
rezultaty zawarto w niniejszym projekcie, a w odniesieniu
materiałom geodezyjnym z archiwum
geodezyjnego i kartograficznego

Organ prowadzący terenowy zespół geodezyjny i kartograficzny	STAROSTA TORUŃSKI
Identyfikator dokumentu	PD415-2017-6226
Termin wykonania	1.12.2017
Osoba wykonująca	<i>[Signature]</i>
Osoba sprawdzająca	<i>[Signature]</i>

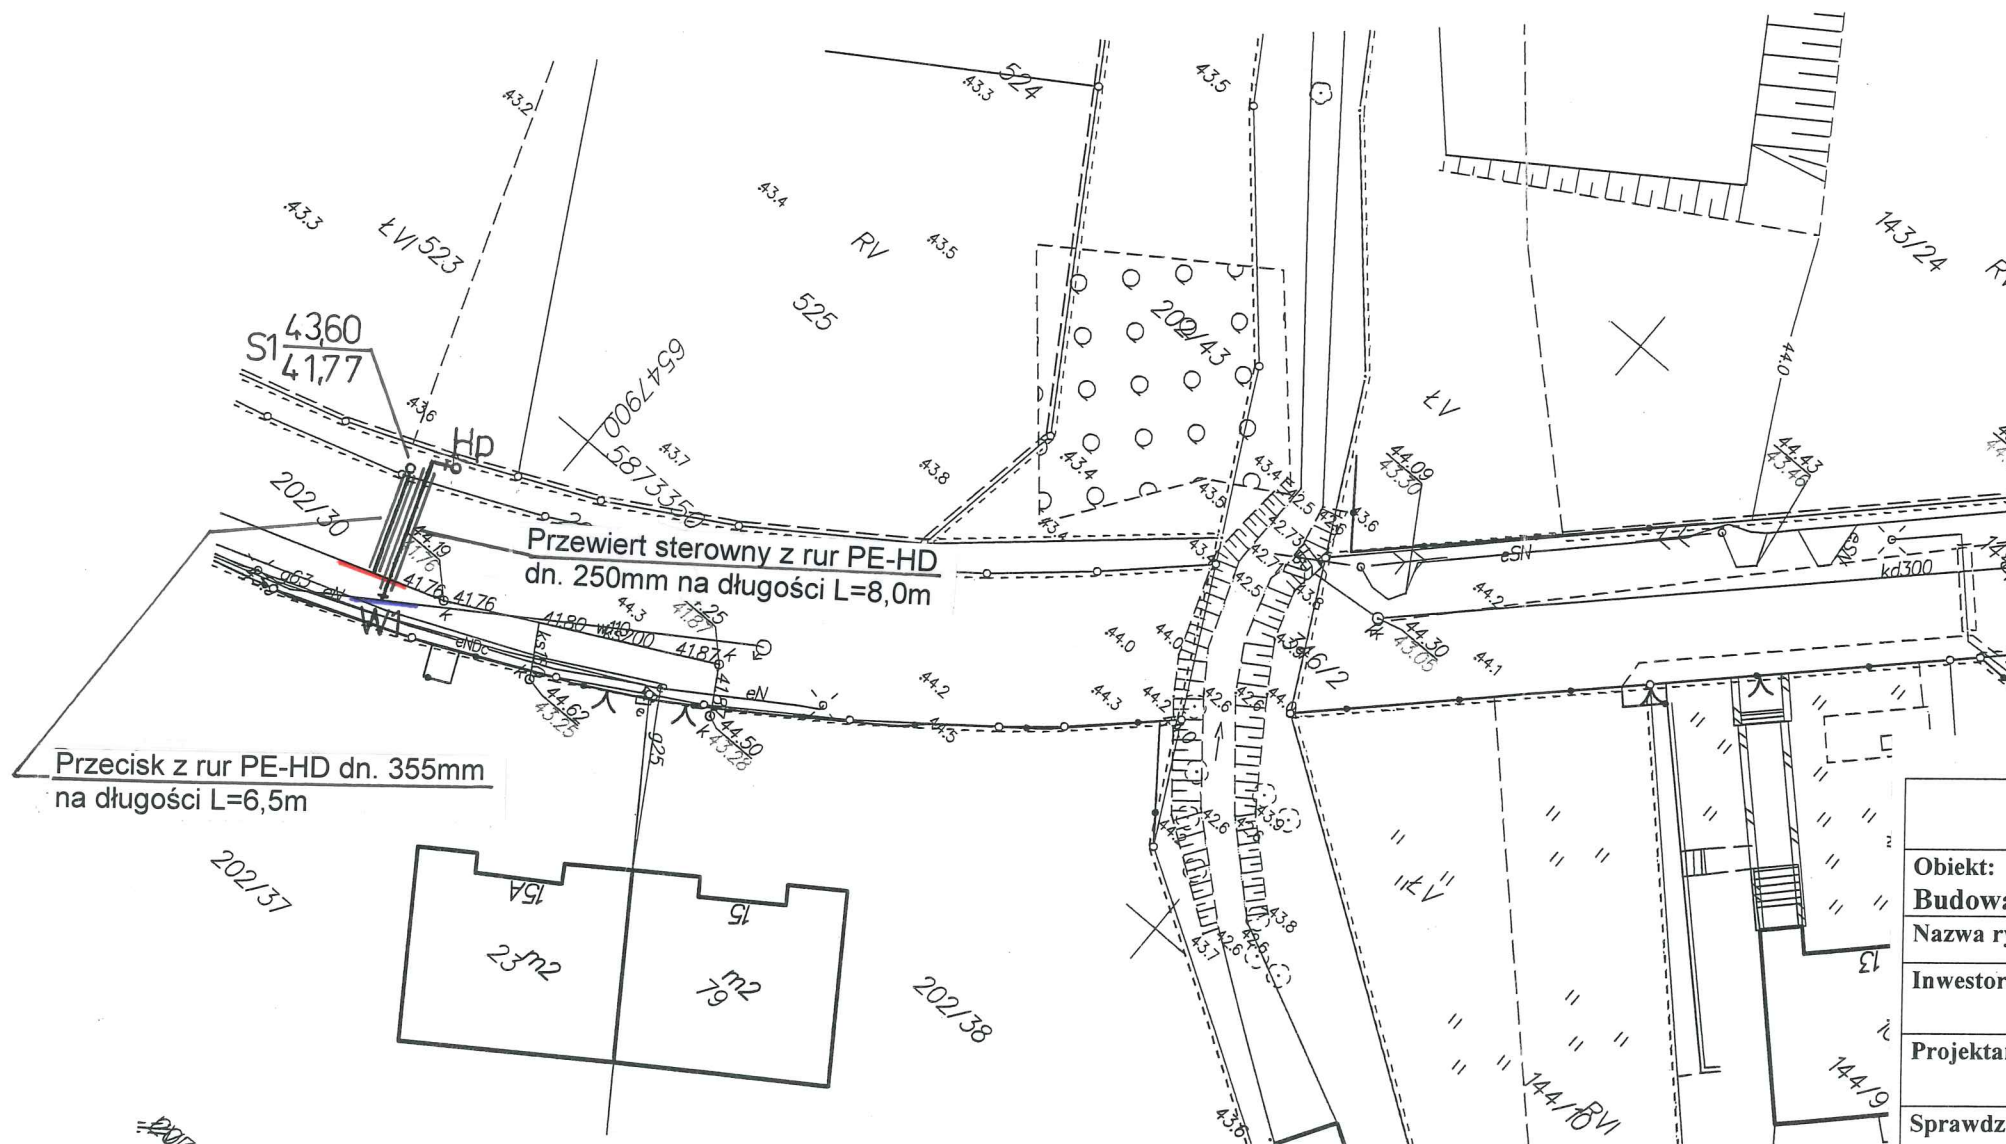

Legenda:

- | | |
|---|---|
| W | proj. sieć wodociągowa dn. 110mm |
| S | istn. sieć wodociągowa dn. 110mm |
| ○ | proj. sieć kanalizacji sanitarnej dn. 200mm |
| — | istn. sieć kanalizacji sanitarnej dn. 200mm |

Projektowanie i Nadzory Wod-Kan mgr inż. Jan Kretkowski ul. Miodowa 3, Mała Nieszawka, 87-103 Toruń			
Obiekt: Budowa sieci wod.-kan. w m. Złotoria (dz. nr 202/30, 202/42) gm. Lubicz.			
Nazwa rys.	Projekt zagospodarowania terenu		
Inwestor:	Lubickie Wodociągi Sp. z o.o. ul. Toruńska 56, 87-162 Lubicz		
Projektant:	mgr inż. Jan Kretkowski	upr. UAN-IV/8346/11/TO/88 w spec. instalacyjno – inżynieryjnej	
Sprawdzający:	mgr inż. Bartosz Kretkowski	upr. KUP/0050/POOS/05 w spec. instalacyjnej	
Data: 05.2018r		Skala 1:500	Rys. nr 1