

MAPA DO CELÓW PROJEKTOWYCH

SKALA 1:1000


Układ odniesienia: PL-ETRF89, układ wsp. płaskich: PL-2000 strefa 6 (18°), układ wys.: PL-KRON86-NH

obr. Grębocin 0004: dz. 379
Sekcje mapy: 6.192.26.20.2; 6.192.26.15.4; 6.192.27.16.1; 6.192.27.11.1; 6.192.26.15.2
GOD.6640.1972.2018

ZAKŁAD USŁUG GEODEZYJNYCH
Wiesław Rutkowski
87-100 TORUŃ, ul. Szafranowa 15
tel. (056) 654 63 68, kom. 0602661191
NIP 656-103-61-22 REGON 670357576

GEODETA UPRAWNIOWY
mgr inż. Rutkowski Wiesław
87-100 Toruń, ul. Szafranowa 15
Zaświadczenie MGR/B nr 11387
tel. 602 691 191

Poświadczam, że niniejszy dokument został opracowany w wyniku prac geodezyjnych i kartograficznych, których rezultaty zawiora operat techniczny wpisany do ewidencji materiałów geodezyjnych i kartograficznych.	
Organ prowadzący / nadzorujący	STAROSTA TORUŃSKI
Identyfikator - numer identyfikacyjny	PO415.20 18.10.14
Data wydania operatu technicznego	19.06.2018
Imię, nazwisko i podpis osoby odpowiedzialnej	Z up. S. Rutkowski
GEODETA Upr. Nr 15387	

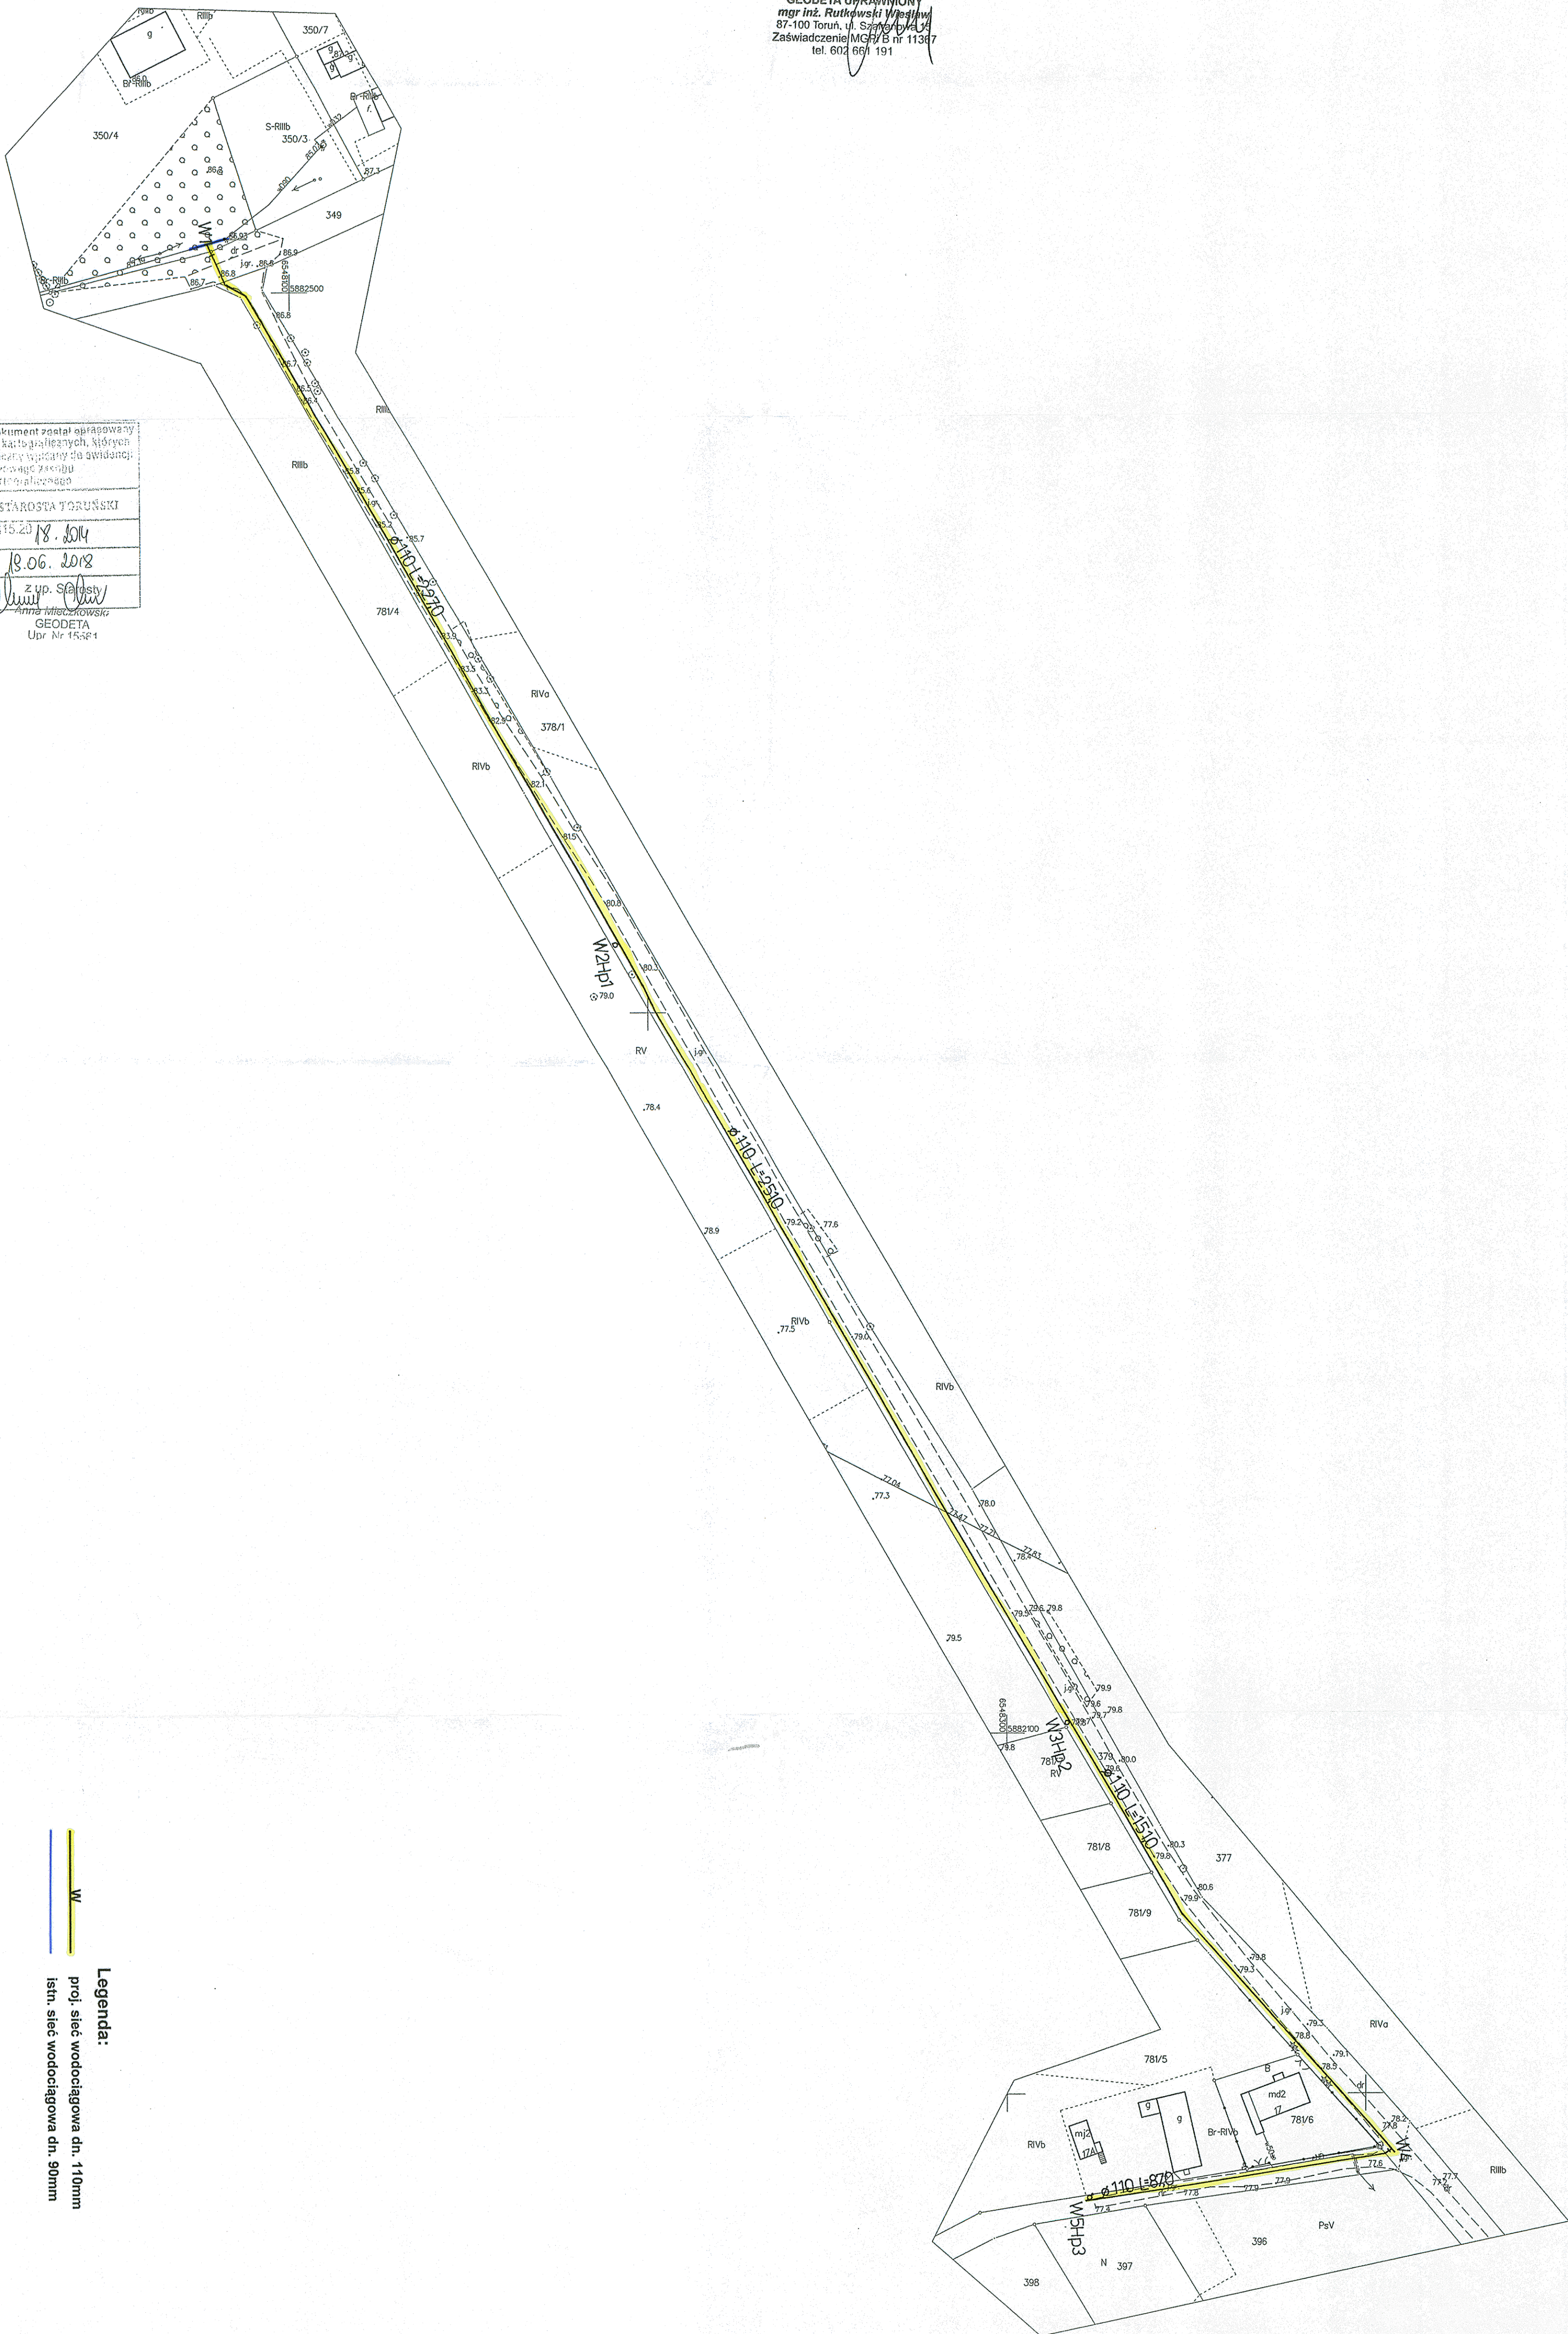

Legenda:
W
proj. sieć wodociągowa dn. 110mm
istn. sieć wodociągowa dn. 90mm

Projektowanie i Nadzory Wod-Kan mgr inż. Jan Kretkowski	
ul. Miodowa 3, Mała Nieszawka, 87-103 Toruń	
Obręb: Budowa sieci wodociągowej w m. Grębocin (dz. nr 379, 349, 350/4) gm. Lubicz.	
Nazwa P.S.: Projekt zagospodarowania terenu	
Inwestor: Lubickie Wodociągi Sp. z o.o.	
ul. Toruńska 56	
87-102 Lubicz	
Projektant: mgr inż. Jan Kretkowski	
upr. UAN.V/8346/17/O/88	
w spec. inżynierii - inżynier	
mgr inż. Bartosz Kretkowski	
upr. KUP/0650/PO/05/05	
w spec. instalacji	
mgr inż. Bartosz Kretkowski	
Data: 06.2018r.	
Skala 1:500	
Rys. nr 1	