


Data wpisania operatu technicznego do ewidencji materiałów zasobu	14.08.2015 z up. Starosty
Imię, nazwisko i podpis osoby reprezentującej organ	Pawła Wandowski GEODETA Upr. Nr 17572

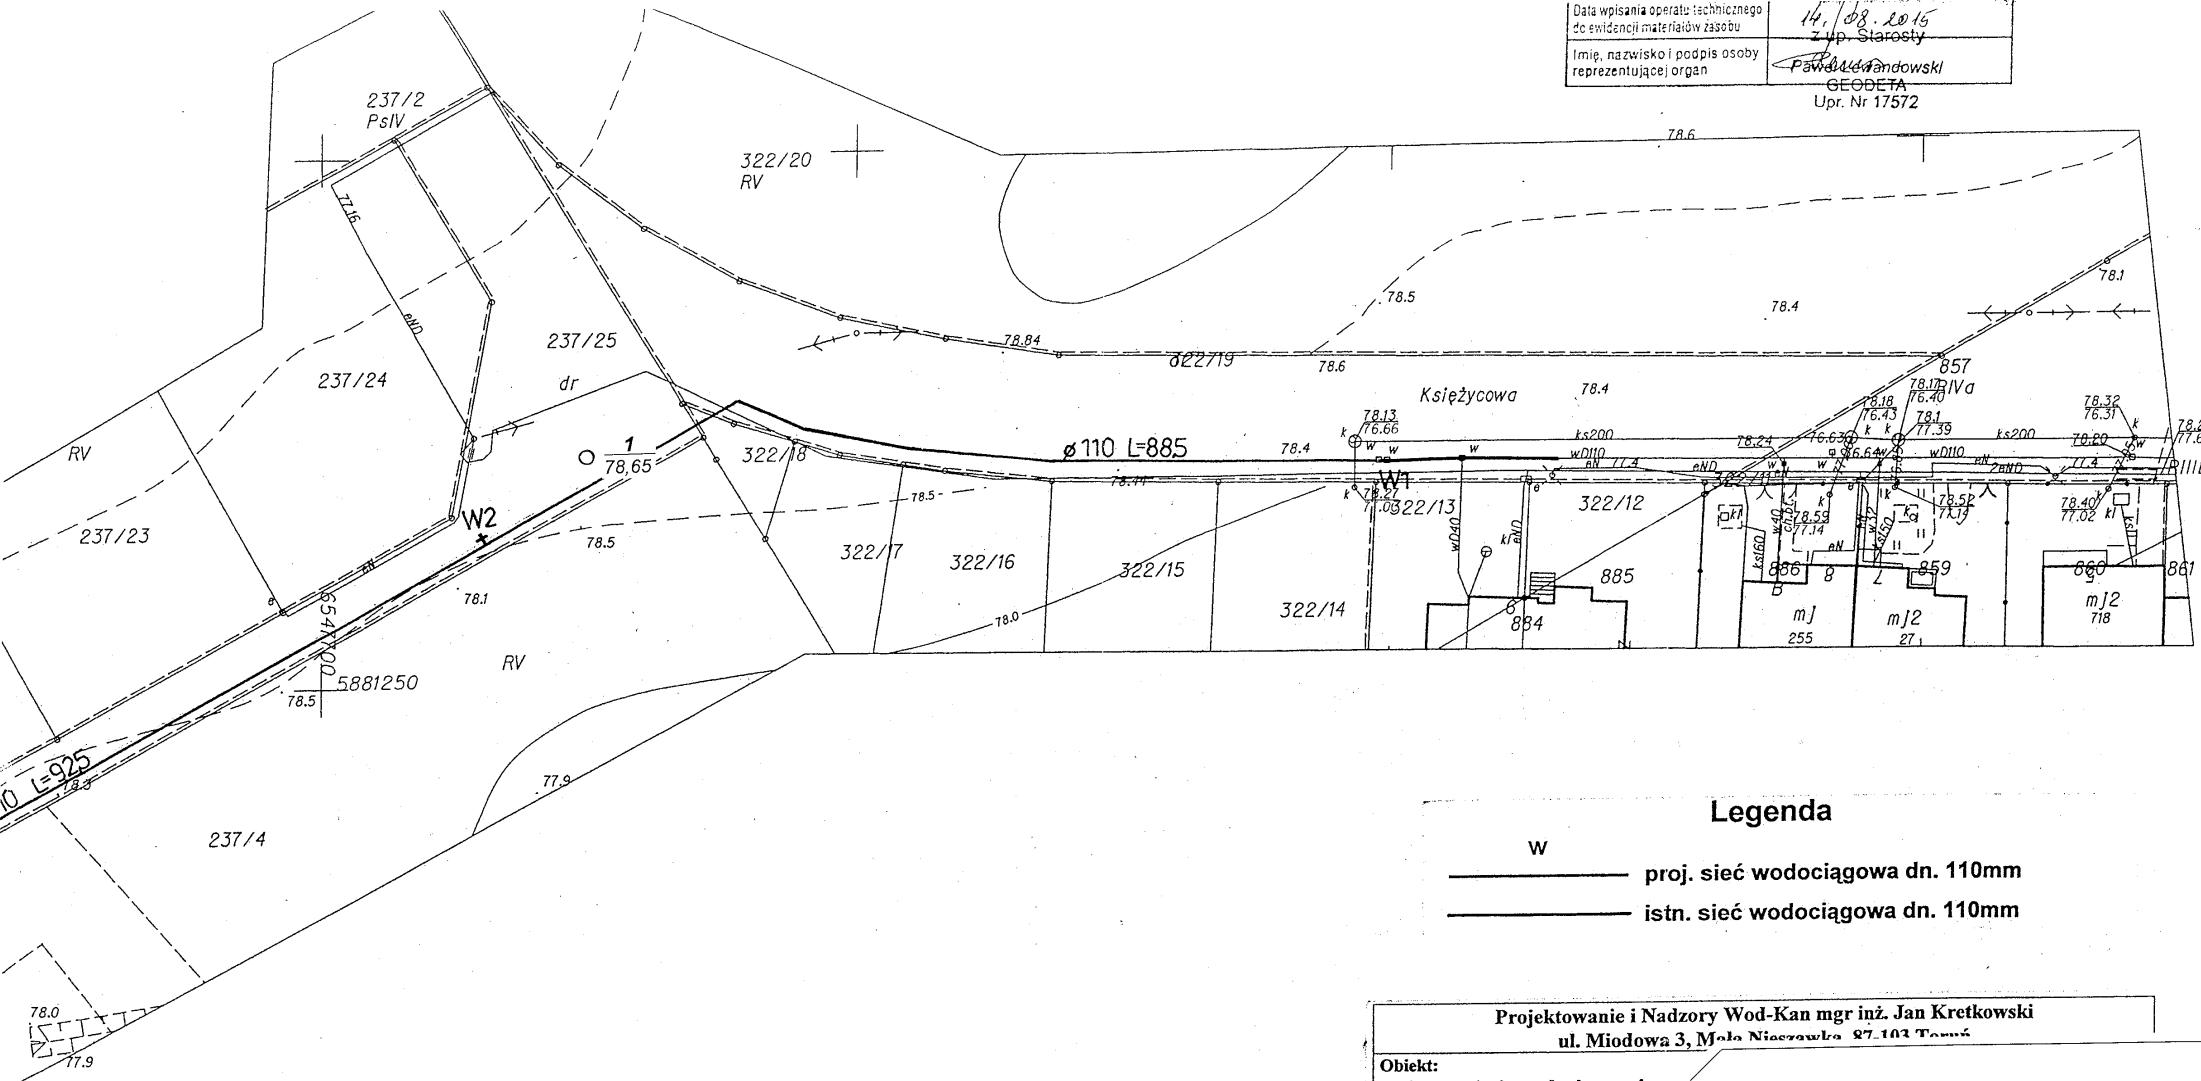

Legenda

W — proj. sieć wodociągowa dn. 110mm

— istn. sieć wodociągowa dn. 110mm

Projektowanie i Nadzory Wod-Kan mgr inż. Jan Kretkowski ul. Miodowa 3, Mała Nieszawa 87-103 Toruń	
Obiekt: Budowa sieci wodociągowej w m. Grębocin gm. Lubicz	
Nazwa rys.	Projekt zar
Inwestor:	Lubicki ul. Tr
Projektant:	n
Sprawdzający:	mg
Dat	

OBJAŚNIENIA:

○ otwór badawczy

1 numer otworu

78,65 rzędna terenu (m n.p.m.)

	Zakład Badań Geologicznych 87-100 Toruń ul. Ogrodowa 16	Zat. 1
Obiekt Grębocin, gm. Lubicz - sieć wodociągowa w ul. Księżycowej		
Rodzaj oprac. Opinia geotechniczna		
Treść Mapa dokumentacyjna		
Opracował mgr T. Flik		Data: 09.2015r Skala: 1:500