


MAPA DO CELÓW PROJEKTOWYCH
SKALA 1:500
Układ wsp. płaskich: 2000 strefa 6 (18°), układ odn.: Kronsztadt 86
6640.3072.2015

Projekt zagospodarowania terenu
1. Sieć wodociągowa

GEODETA UPRAWNIONY
mgr inż. Rafał Wiśniewski
87-100 TORUŃ, ul. Szafranowa 15
Zaświadczenie IGPI nr 11367
tel. (056) 654 68 83, kom. 060 266 1191

Poświadczam, że niniejszy dokument został opracowany w wyniku prac geodezyjnych i kartograficznych, których rezultaty zawiera operat techniczny wpisany do ewidencji materiałów państwowego zasobu geodezyjnego i kartograficznego	
Organ prowadzący państwowy zasób geodezyjny i kartograficzny	STAROSTA TORUŃSKI
Identyfikator ewidencyjny materiału zasobu - operatu technicznego	P.0415.20.15.2020
Data wpisania operatu technicznego do ewidencji materiałów zasobu	14.08.2015 z up. Starosty
Imię, nazwisko i podpis osoby reprezentującej organ	Paweł Wandowski GEODETA Upr. Nr 17572

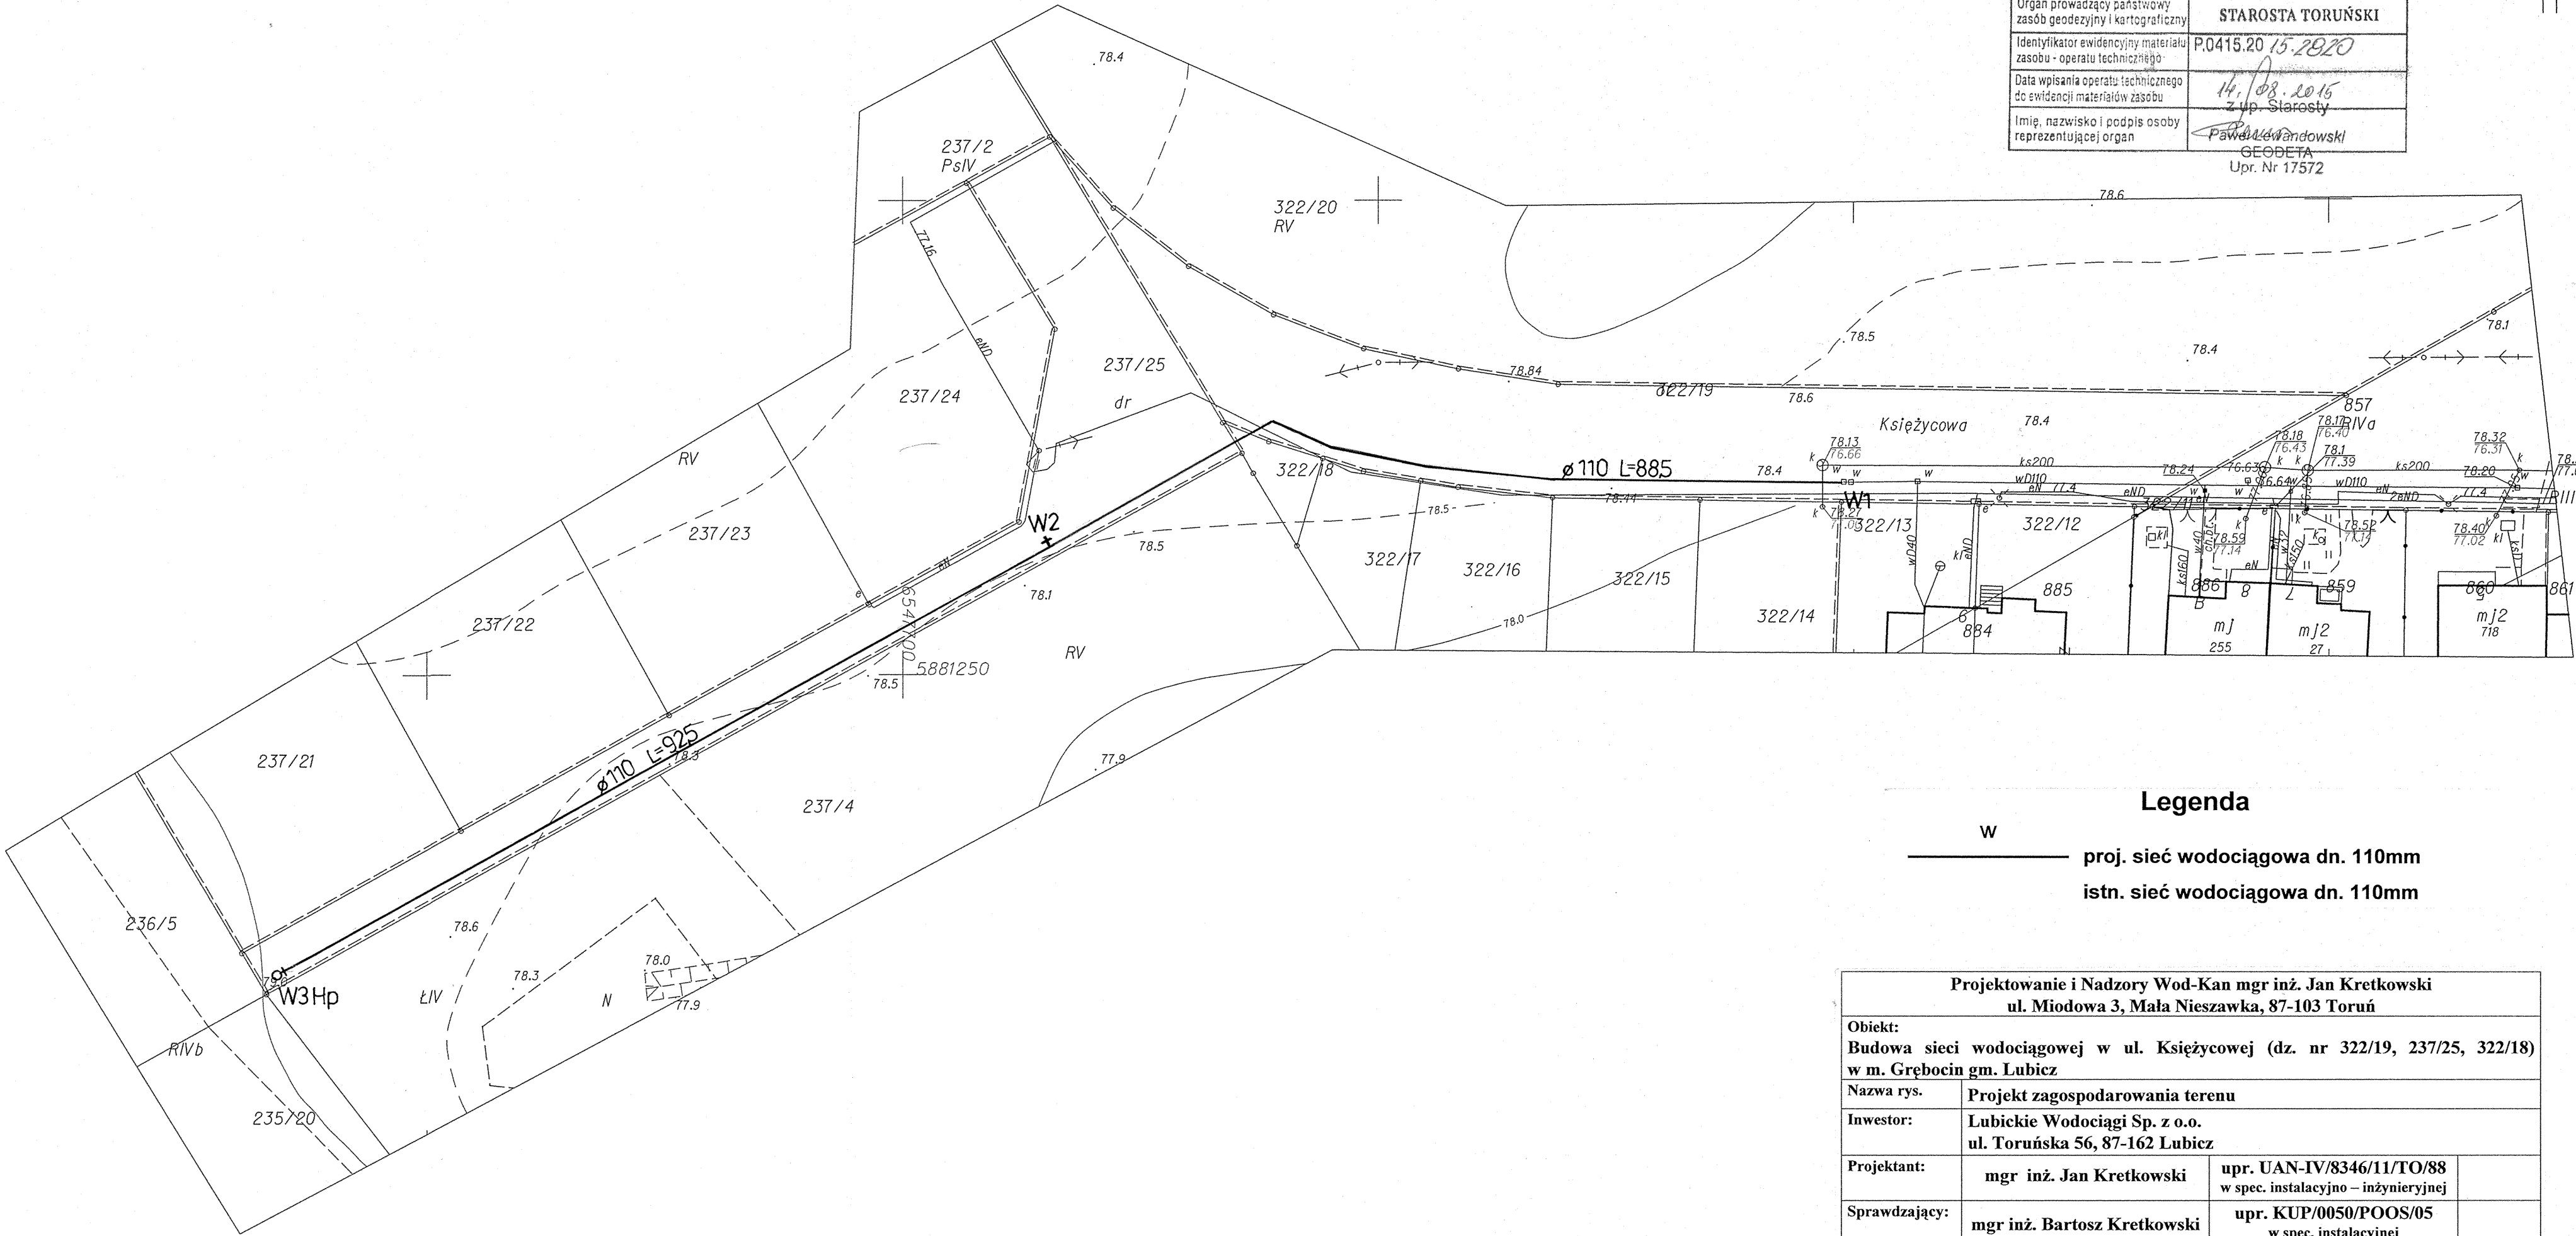

Legenda	
W	proj. sieć wodociągowa dn. 110mm
—	istn. sieć wodociągowa dn. 110mm

Projektowanie i Nadzory Wod-Kan mgr inż. Jan Kretkowski ul. Miodowa 3, Mała Nieszawka, 87-103 Toruń			
Obiekt: Budowa sieci wodociągowej w ul. Księżycowej (dz. nr 322/19, 237/25, 322/18) w m. Grębocin gm. Lubicz			
Nazwa rys.	Projekt zagospodarowania terenu		
Inwestor:	Lubickie Wodociągi Sp. z o.o. ul. Toruńska 56, 87-162 Lubicz		
Projektant:	mgr inż. Jan Kretkowski	upr. UAN-IV/8346/11/TO/88 w spec. instalacyjno – inżynierskiej	
Sprawdzający:	mgr inż. Bartosz Kretkowski	upr. KUP/0050/POOS/05 w spec. instalacyjnej	
Data: 08.2015r		Skala 1:500	Rys. nr 1